

LEGENDA		
ESTINTORI		ESTINTORE PORTATILE
SISTEMA DI SEGNALAZIONE MANUALE DI INCENDIO		PULSANTE DI ALLARME
SISTEMA DI SEGNALAZIONE AUTOMATICO DI INCENDIO		RIVELATORE LINEARE DI FUMO
		PANNELLO ALLARME INCENDIO
		QUADRO GENERALE SISTEMA RILEVAZIONE E ALLARME
SISTEMA DI VIE D'USCITA		PERCORSO DI USCITA -ORIZZONTALE
		-VERSO IL BASSO
SICUREZZA ELETTRICA		LAMPADA AUTONOMA DI EMERGENZA
		DIFFUSORE ACUSTICO PER TRASMISSIONE MESSAGGI DA POSTAZIONE CONTROLLO
		PULSANTE DI SGANCIO ENERGIA ELETTRICA
		PUNTO DI RACCOLTA

Studio Tecnico Pellegrini Per. Ind. Vereno

Via Gabriella de Rosee' 109 - 52043 Castiglion F.no (AR)
 Tel. 348/5806162 - vereno.pellegrini@st-as.it

UTILIZZO DEL CENTRO CONVEGNI S.AGOSTINO
 DA DESTINARSI A MANIFESTAZIONE FIERISTICA DENOMINATA
 "CORTONANTIQUARIA 2020"

UBICAZIONE:
 COMUNE DI CORTONA
 Via Guelfa, 38-40


RICHIEDENTE:
 Cortona Sviluppo s.r.l.

IL TECNICO:
 Per. Ind. Vereno Pellegrini

STATO DI PROGETTO
 Pianta Piano Terra - Vie di Fuga e Presidi Antincendio
 Tavola n° 01

Scala 1:100 Rev. 01 - Luglio 2020



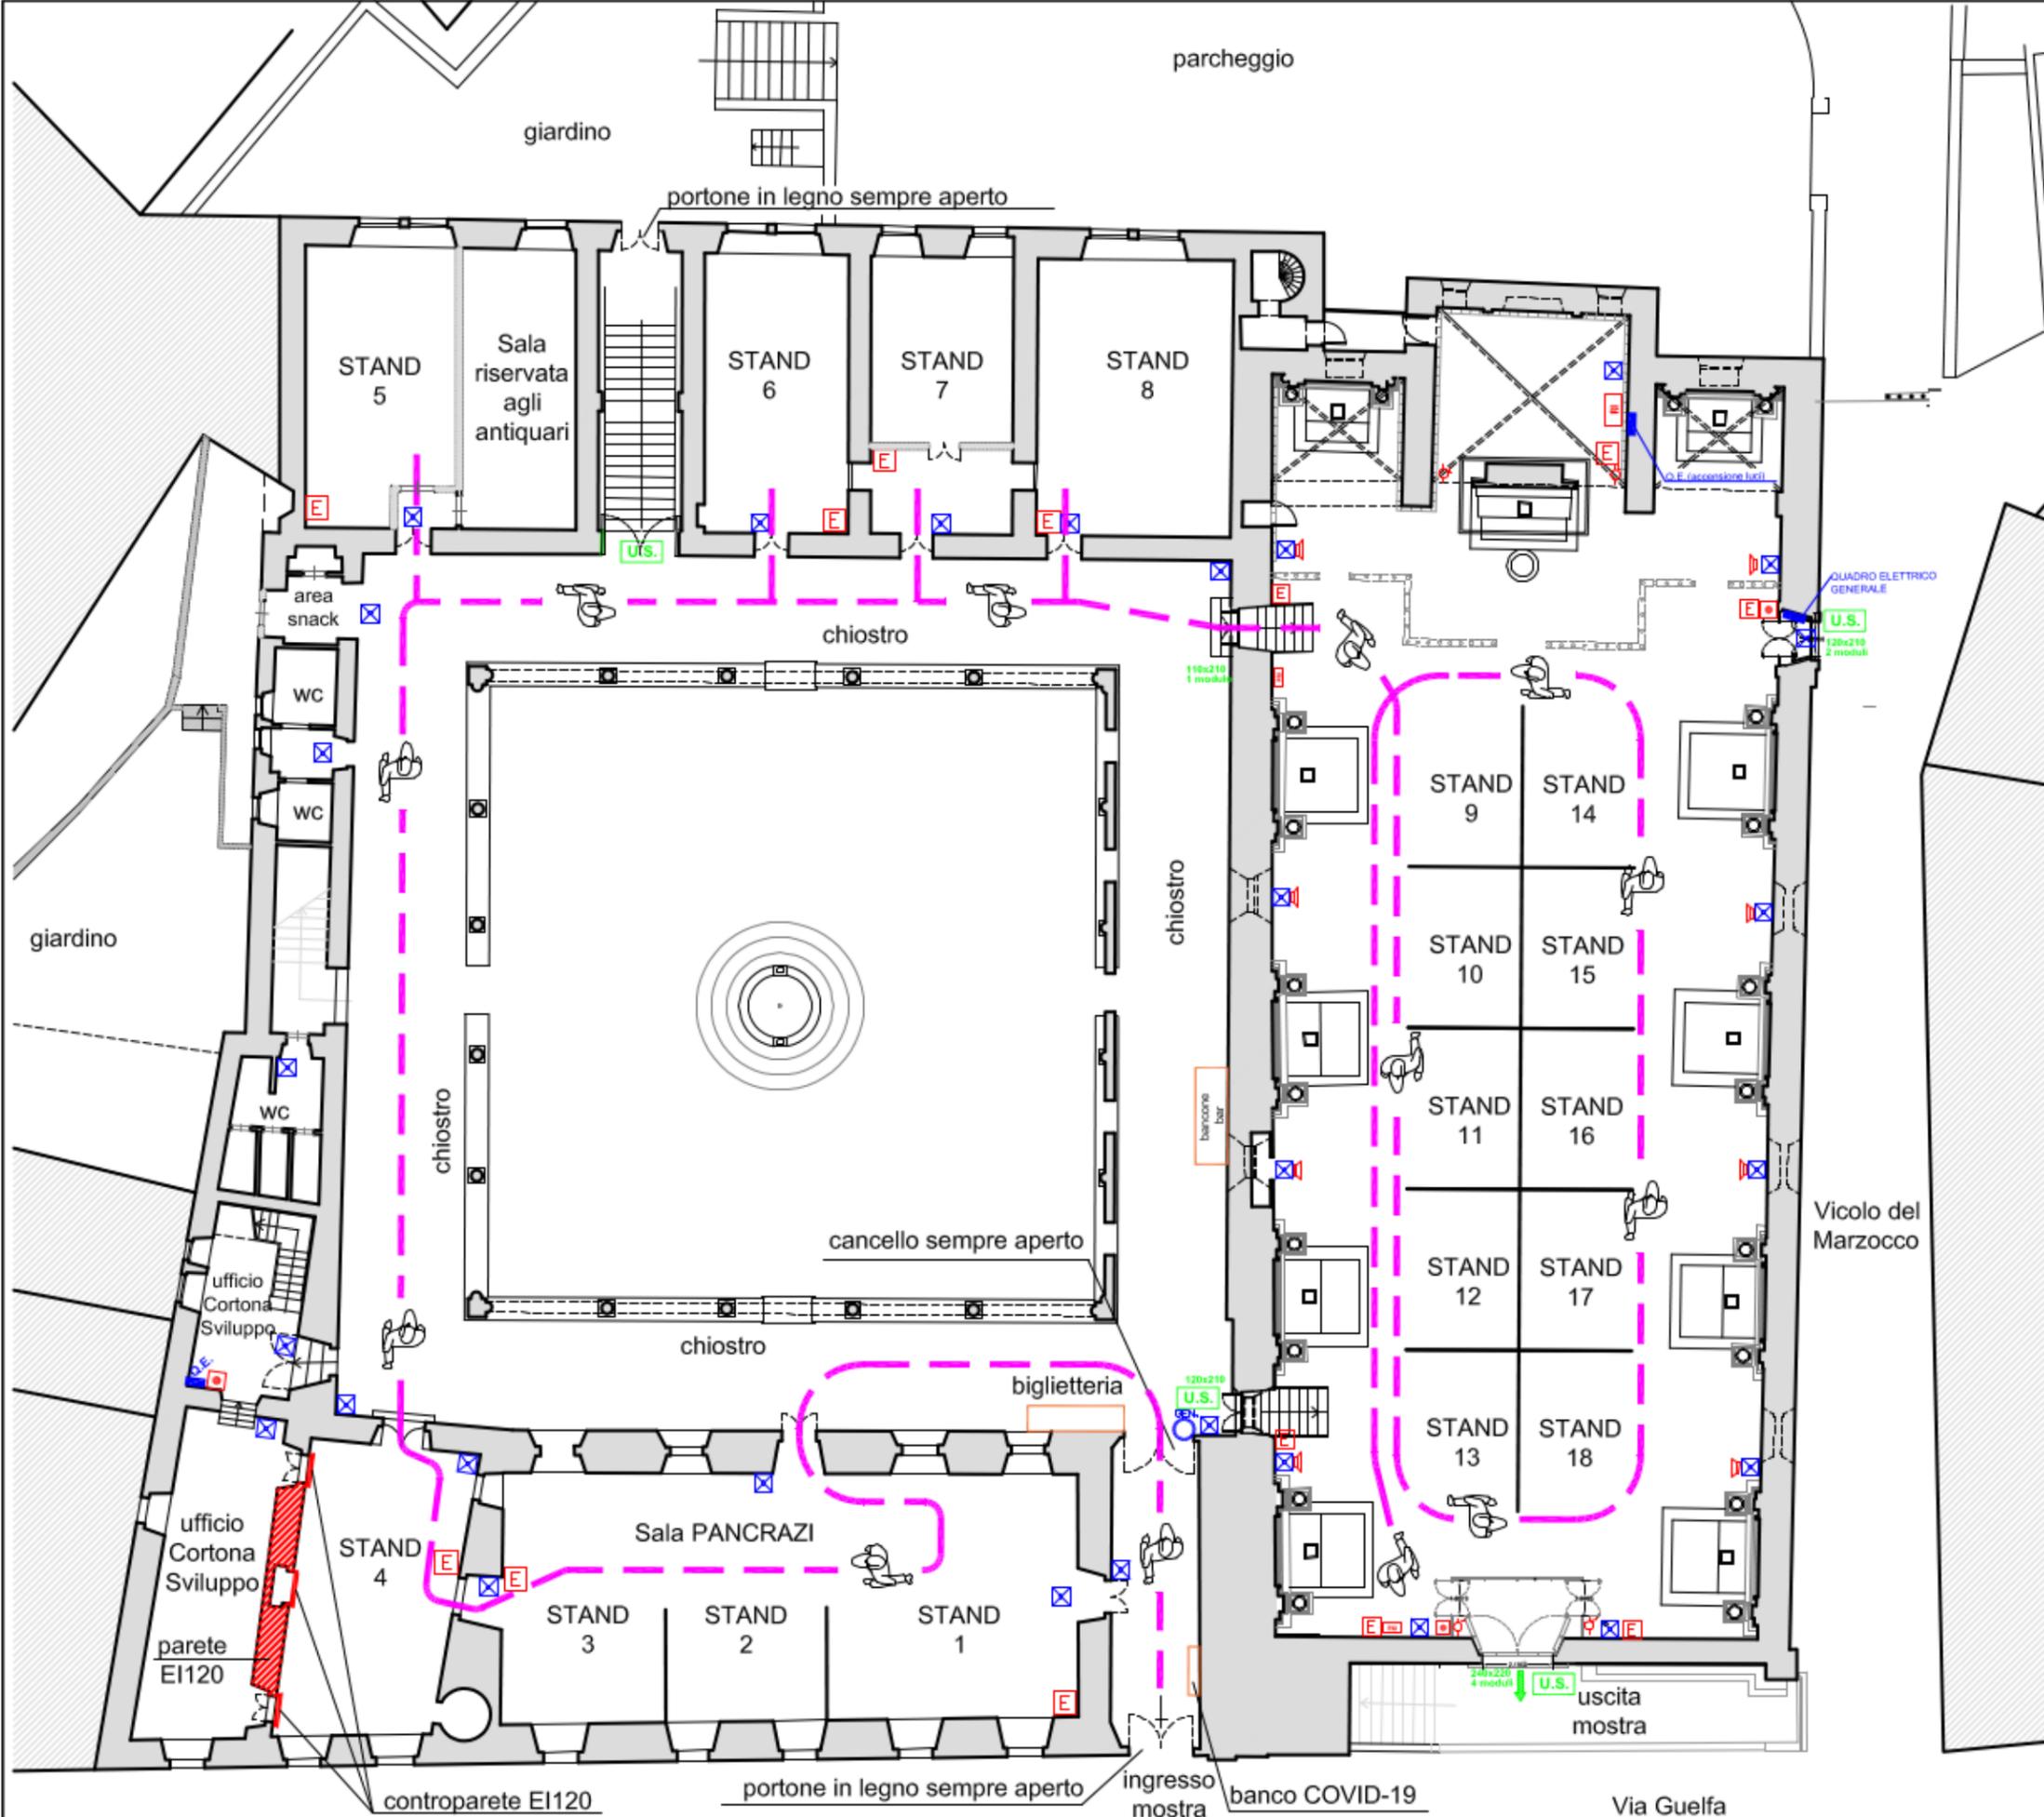

LEGENDA	
	PERCORSO COVID-19 PER VISITA STAND FIERISTICI

Studio Tecnico Pellegrini Per. Ind. Vereno

Via Gabriella de Rosee' 109 - 52043 Castiglion F.no (AR)
 Tel. 348/5806162 - vereno.pellegrini@st-as.it

UTILIZZO DEL CENTRO CONVEGNI S.AGOSTINO
 DA DESTINARSI A MANIFESTAZIONE FIERISTICA DENOMINATA
 "CORTONANTIQUARIA 2020"

UBICAZIONE:
 COMUNE DI CORTONA
 Via Guelfa, 38-40


RICHIEDENTE:
 Cortona Sviluppo s.r.l.

IL TECNICO:
 Per. Ind. Vereno Pellegrini

STATO DI PROGETTO
 Pianta Piano Terra - Misure Anticontagio COVID-19
 Tavola n° 02

Scala 1:100 Rev. 01 - Luglio 2020



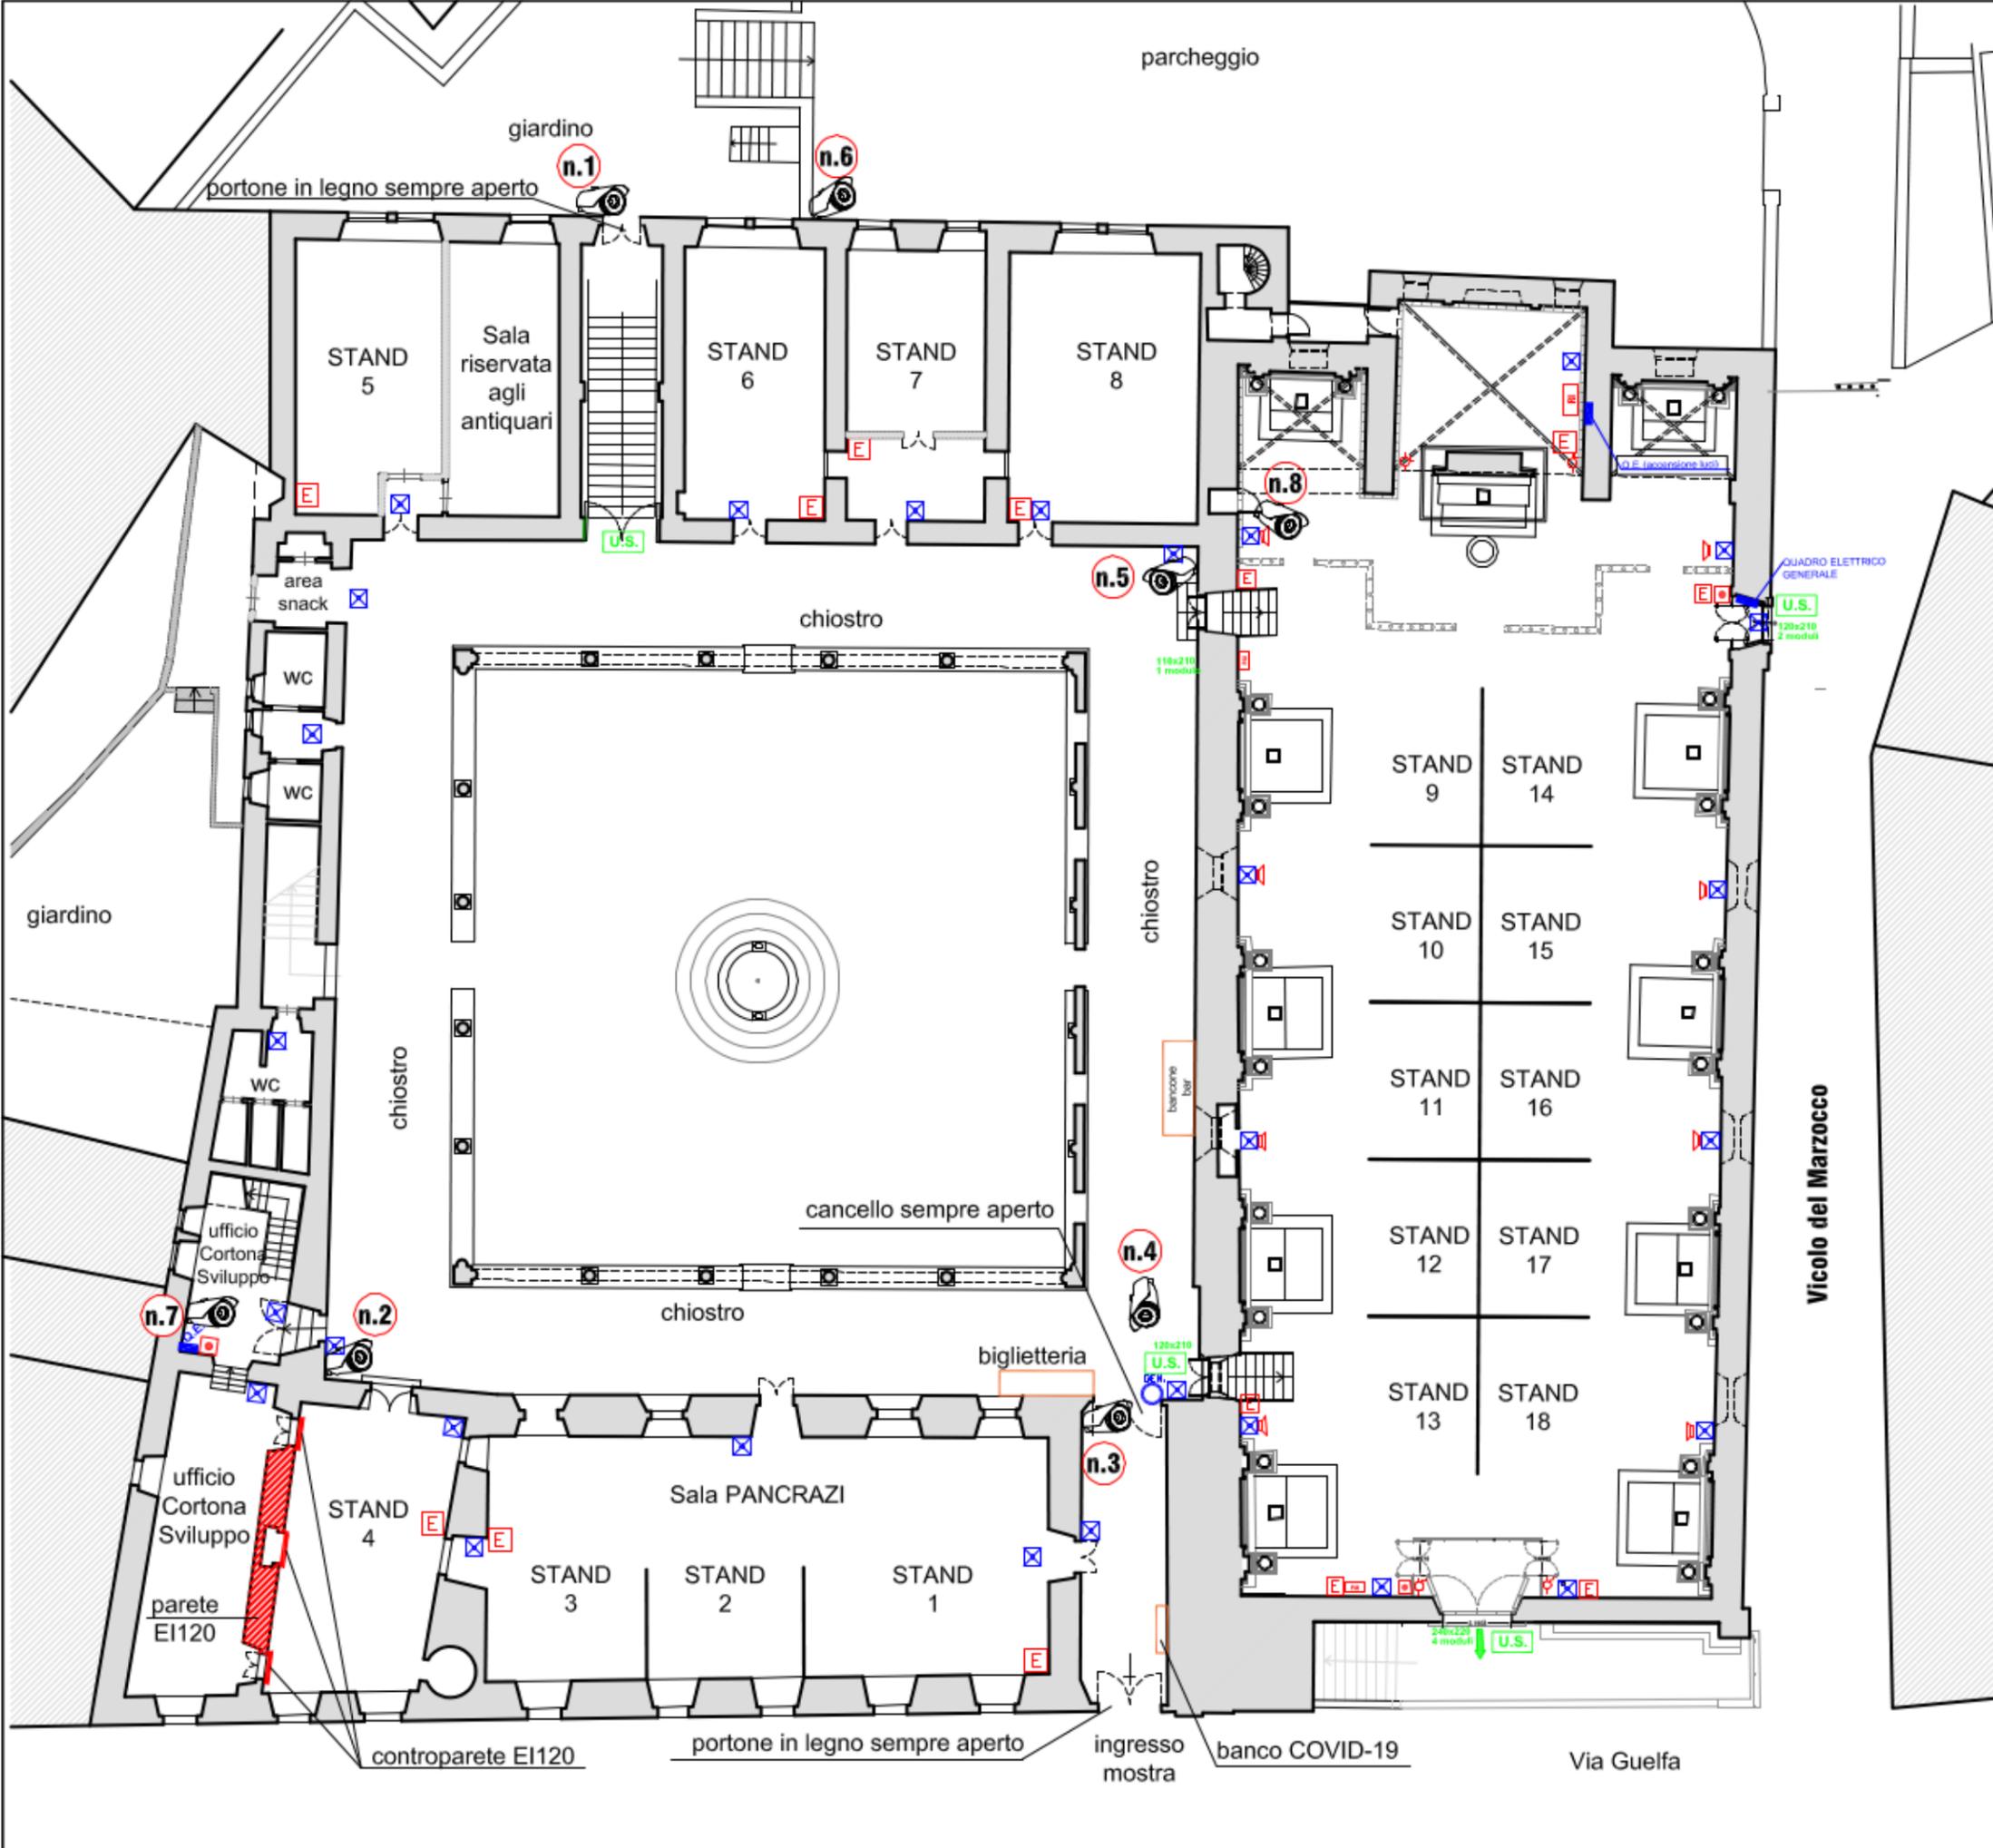

LEGENDA

TELECAMERE VIDEOSORVEGLIANZA

Studio Tecnico Pellegrini Per. Ind. Vereno

Via Gabriella de Rosee' 109 - 52043 Castiglion F.no (AR)
 Tel. 348/5806162 - vereno.pellegrini@st-as.it

UTILIZZO DEL CENTRO CONVEGNI S.AGOSTINO
 DA DESTINARSI A MANIFESTAZIONE FIERISTICA DENOMINATA
 "CORTONANTIQUARIA 2020"

UBICAZIONE:
 COMUNE DI CORTONA
 Via Guelfa, 38-40

RICHIEDENTE:
 Cortona Sviluppo s.r.l.

IL TECNICO:
 Per. Ind. Vereno Pellegrini

STATO DI PROGETTO
 Pianta Piano Terra - Posizionamento telecamere videosorveglianza
 Tavola n° 03

Scala 1:100 Rev. 01 - Luglio 2020

